


阴影区域非本次设计范围

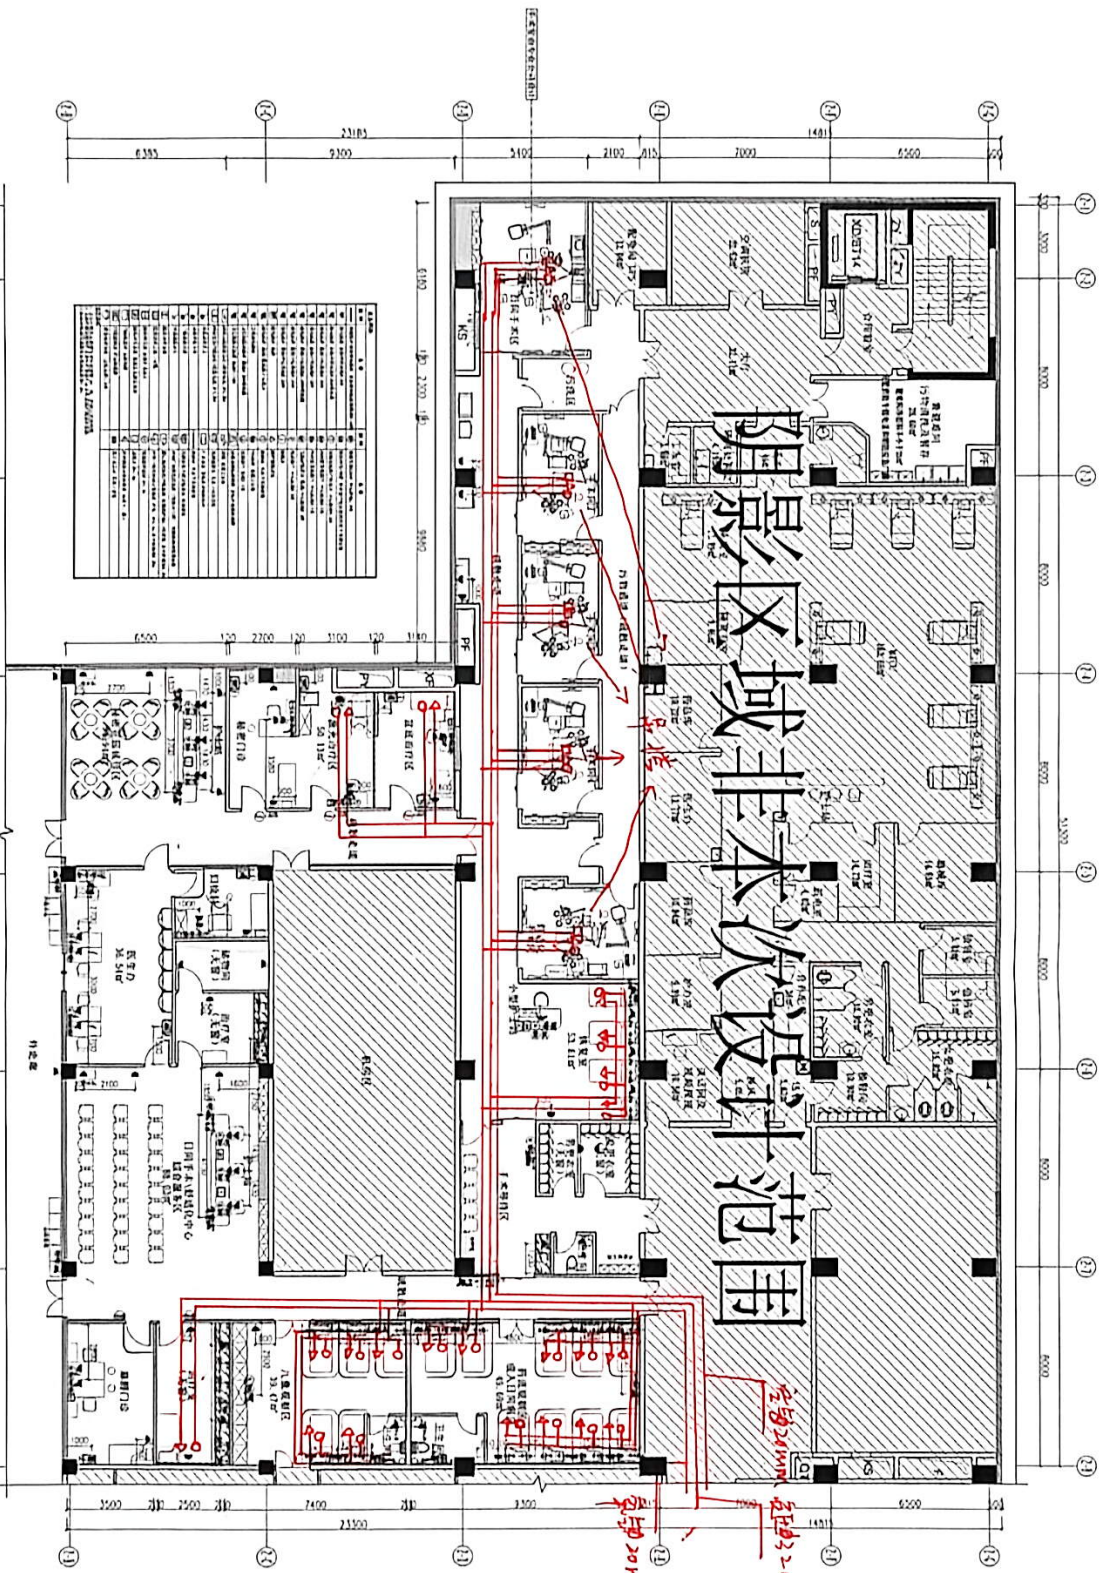

序号	名称	规格	数量	备注
1	配电箱	XL-100	1	
2	配电箱	XL-100	1	
3	配电箱	XL-100	1	
4	配电箱	XL-100	1	
5	配电箱	XL-100	1	
6	配电箱	XL-100	1	
7	配电箱	XL-100	1	
8	配电箱	XL-100	1	
9	配电箱	XL-100	1	
10	配电箱	XL-100	1	
11	配电箱	XL-100	1	
12	配电箱	XL-100	1	
13	配电箱	XL-100	1	
14	配电箱	XL-100	1	
15	配电箱	XL-100	1	
16	配电箱	XL-100	1	
17	配电箱	XL-100	1	
18	配电箱	XL-100	1	
19	配电箱	XL-100	1	
20	配电箱	XL-100	1	
21	配电箱	XL-100	1	
22	配电箱	XL-100	1	
23	配电箱	XL-100	1	
24	配电箱	XL-100	1	
25	配电箱	XL-100	1	
26	配电箱	XL-100	1	
27	配电箱	XL-100	1	
28	配电箱	XL-100	1	
29	配电箱	XL-100	1	
30	配电箱	XL-100	1	

O: 管气
 △: 风管
 □: 空气

风管 20mm
 风管 32mm
 风管 10mm

主管
 支管
 支管 20mm
 支管 32mm

电气综合布置图
SCALE: 1:100

<p>工程名称: 某某工程</p> <p>设计阶段: 施工图</p> <p>设计日期: 2023.08</p> <p>设计人: 某某</p> <p>审核人: 某某</p>		<p>图名: 电气综合布置图</p> <p>比例: 1:100</p>
<p>设计说明:</p> <p>1. 本图所示为某某工程某某楼层的电气综合布置图。</p> <p>2. 图中所示的配电箱、开关、插座等均为本次设计范围。</p> <p>3. 图中所示的阴影区域非本次设计范围。</p>		<p>图例:</p> <p>○: 管气</p> <p>△: 风管</p> <p>□: 空气</p>
<p>备注:</p> <p>1. 本图所示的配电箱、开关、插座等均为本次设计范围。</p> <p>2. 图中所示的阴影区域非本次设计范围。</p>		<p>图号: 11-13/21-23</p>